


SITUACE STAVBY

MĚŘÍTKO 1:250

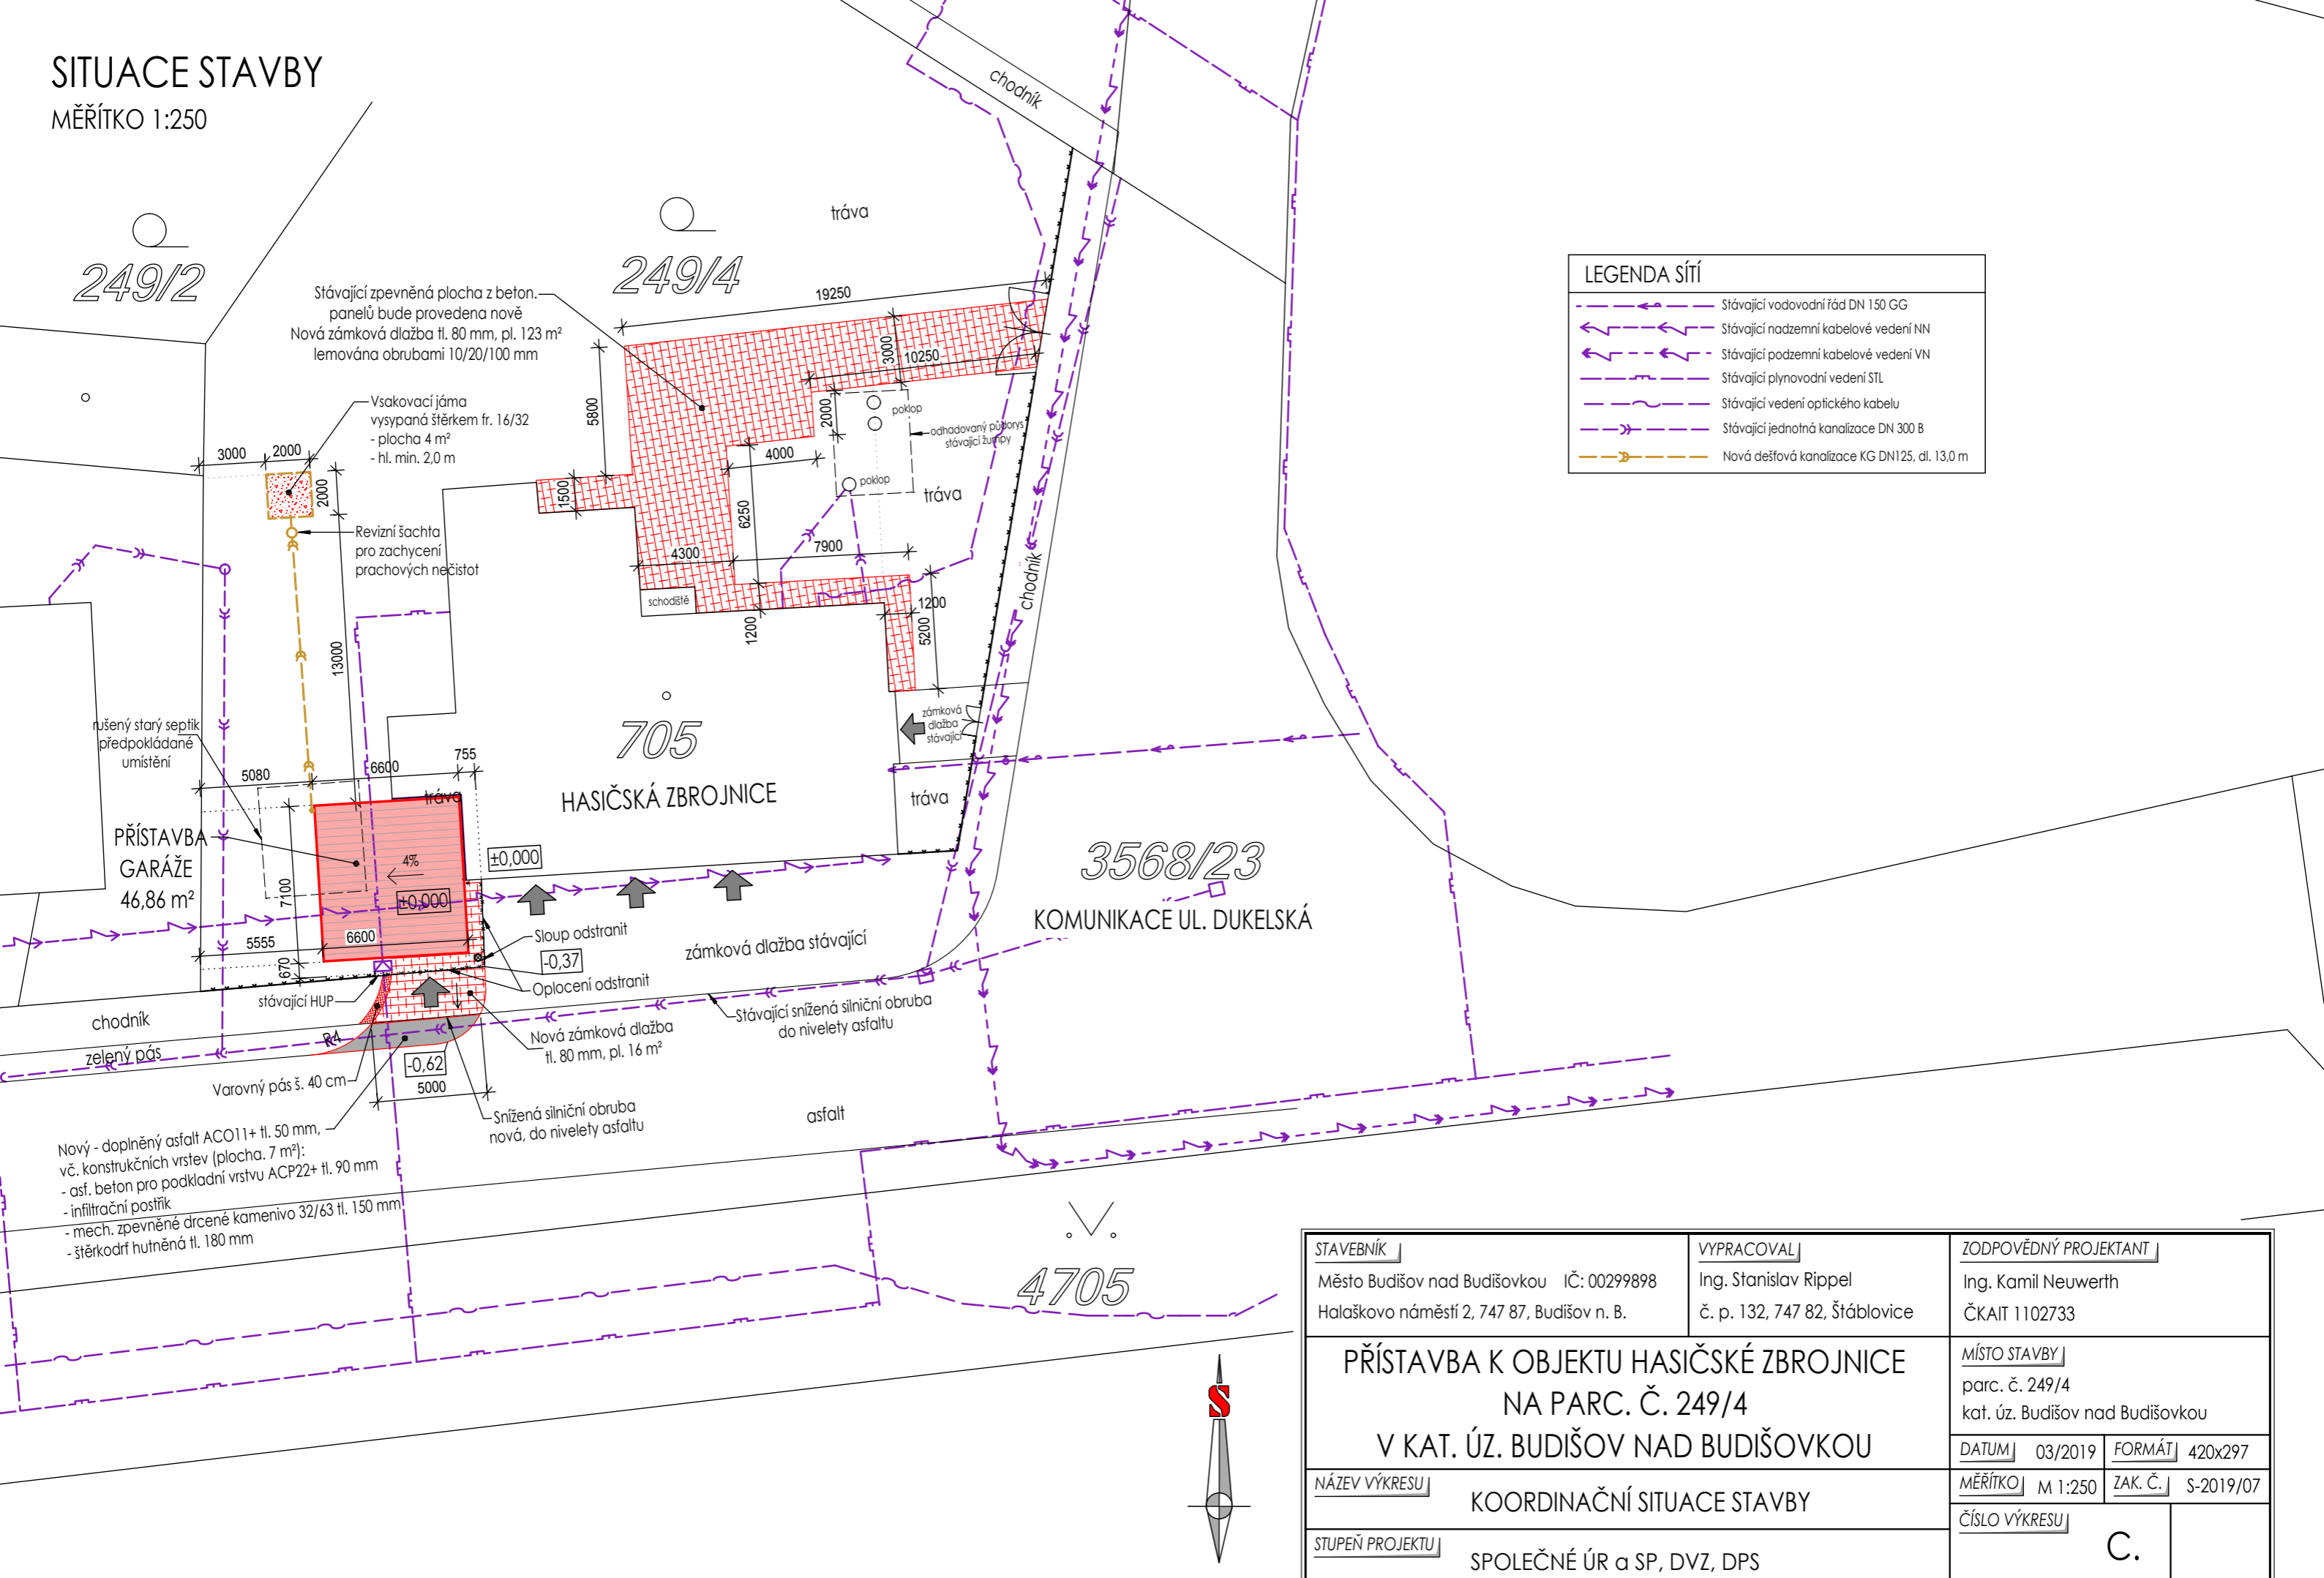

LEGENDA SÍTÍ	
	Stávající vodovodní řád DN 150 GG
	Stávající nadzemní kabelové vedení NN
	Stávající podzemní kabelové vedení VN
	Stávající plynovodní vedení STL
	Stávající vedení optického kabelu
	Stávající jednotná kanalizace DN 300 B
	Nová dešťová kanalizace KG DN125, dl. 13,0 m

STAVEBNÍK Město Budišov nad Budišovkou IČ: 00299898 Halaškovo náměstí 2, 747 87, Budišov n. B.	VYPRACOVAL Ing. Stanislav Rippel č. p. 132, 747 82, Štáblovice	ZODPOVĚDNÝ PROJEKTANT Ing. Kamil Neuwerth ČKAIT 1102733
PŘÍSTAVBA K OBJEKTU HASIČSKÉ ZBROJNICE NA PARC. Č. 249/4 V KAT. ÚZ. BUDIŠOV NAD BUDIŠOVKOU		MÍSTO STAVBY parc. č. 249/4 kat. úz. Budišov nad Budišovkou
		DATUM 03/2019 FORMÁT 420x297 MĚŘÍTKO M 1:250 ZAK. Č. S-2019/07
NÁZEV VÝKRESU KOORDINAČNÍ SITUACE STAVBY		ČÍSLO VÝKRESU C.
STUPEŇ PROJEKTU SPOLEČNÉ ÚR a SP, DVZ, DPS		